


2 np

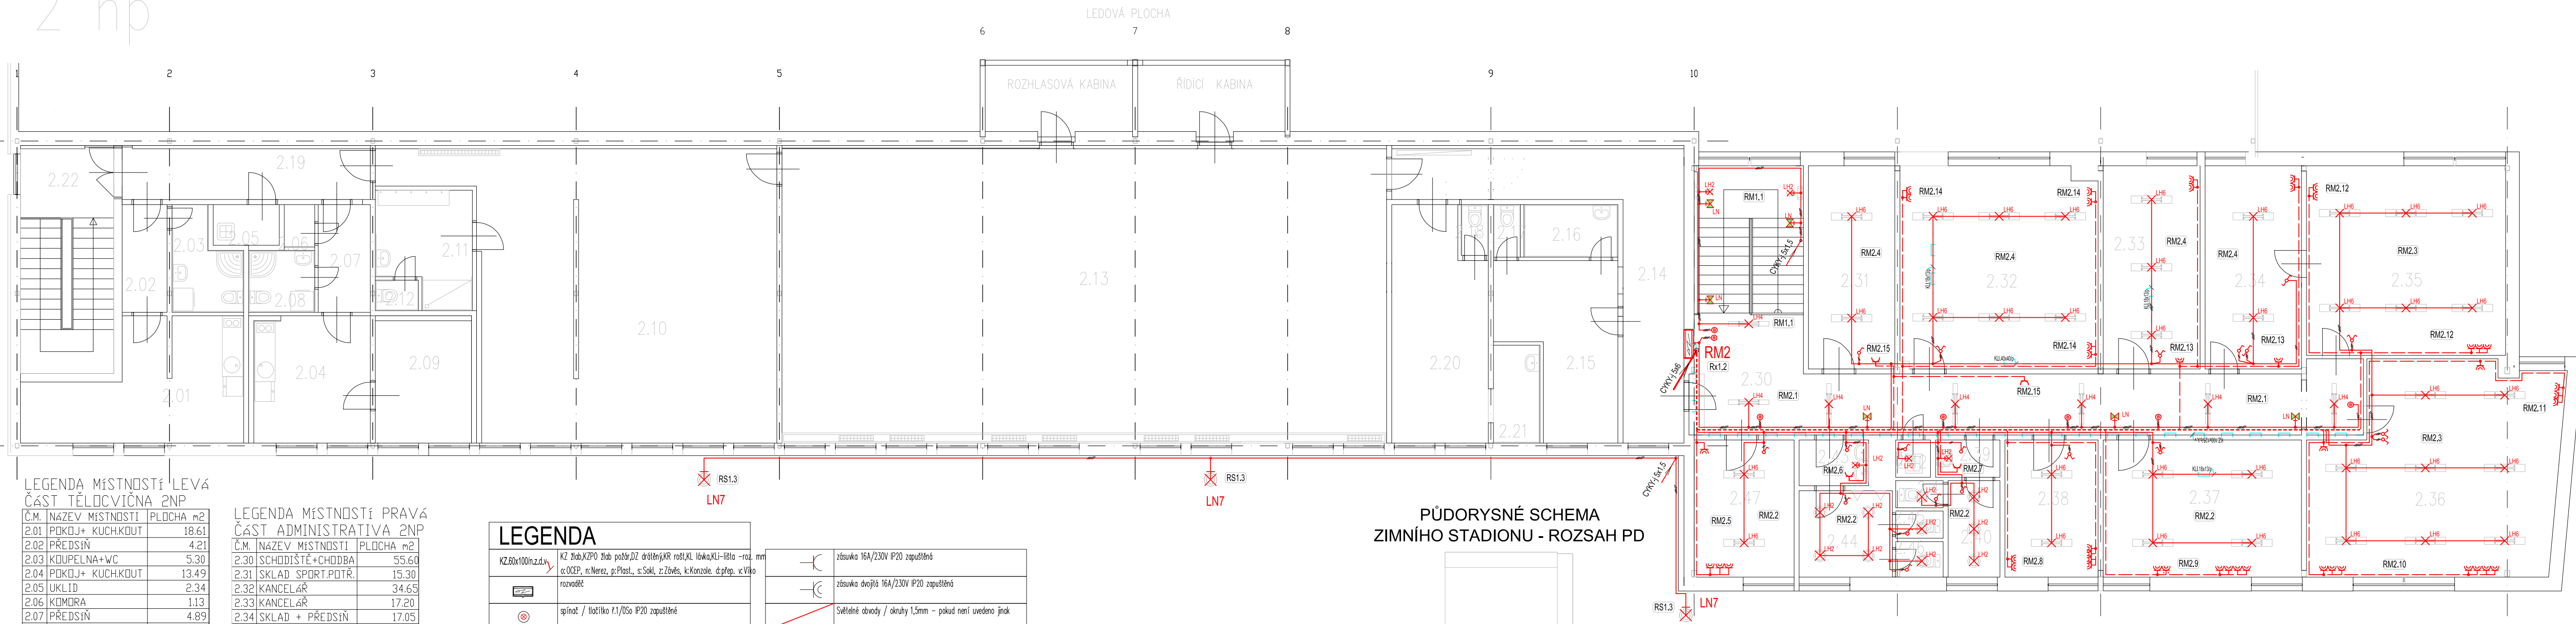

LEGENDA MÍSTNOSTÍ LEVÁ ČÁST TĚLOCVIČNA 2NP

Č.M.	NÁZEV MÍSTNOSTI	PLOCHA m ²
2.01	POKOJ+ KUCH.KOUT	18.61
2.02	PŘEDSÍŇ	4.21
2.03	KOUPELNA+WC	5.30
2.04	POKOJ+ KUCH.KOUT	13.49
2.05	UKLID	2.34
2.06	KOMORA	1.13
2.07	PŘEDSÍŇ	4.89
2.08	KOUPELNA+WC	3.57
2.09	POKOJ	10.67
2.10	POSILOVNA	80.73
2.11	ŠATNA	8.80
2.12	WC	1.15
2.13	CVIČEBNÍ SÁL	155.12
2.14	PŘEDSÍŇ SÁLU	25.88
2.15	ŠATNA	15.40
2.16	UMÝVÁRNA	4.30
2.17	WC	1.24
2.18	WC	1.17
2.19	CHODBA	11.72
2.20	ŠATNA	18.40
2.21	UMÝVÁRNA	3.97
2.22	SCHODIŠTĚ	18.54

LEGENDA MÍSTNOSTÍ PRÁVÁ ČÁST ADMINISTRATIVA 2NP

Č.M.	NÁZEV MÍSTNOSTI	PLOCHA m ²
2.30	SCHODIŠTĚ+CHODBA	55.60
2.31	SKLAD SPORT.POTŘ.	15.30
2.32	KANCELÁŘ	34.65
2.33	KANCELÁŘ	17.20
2.34	SKLAD + PŘEDSÍŇ	17.05
2.35	KANCELÁŘ	32.90
2.36	KANCELÁŘ	42.90
2.37	KANCELÁŘ	23.70
2.38	KANCELÁŘ	11.15
2.39	PŘEDSÍŇ	2.10
2.40	WC - ŽENY	4.35
2.41	WC	1.12
2.42	UKLID	1.12
2.43	PŘEDSÍŇ	2.80
2.44	WC - MUŽI	7.00
2.45	WC	1.12
2.46	WC	1.12
2.47	KANCELÁŘ	14.00

LEGENDA

KZ.80x100mm z.d.v.	KZ žlab, KZPO žlab požár, DZ drátěný, KR rošt, KL lávka, KLI-lišta - roz. mm
rozvaděč	o: OCEP, n: Nerez, p: Plast., s: Sokl, z: Závěs, k: Konzole, d: dřep, v: Visko
	spínač / tlačítko 1.1/0s0 IP20 zapuštěné
	spínač 1.1 IP20 zapuštěný
	spínač 1.5 IP20 zapuštěný
	spínač 1.6 IP20 zapuštěný
	svítidlo nástěnné IP44
	svítidlo nástěnné IP65
	svítidlo nouzové/orientační nástěnné se zdrojem
	svítidlo stropní IP44
	svítidlo zářivkové přisazené/zavěšené IP20

	zásuvka 16A/230V IP20 zapuštěná
	zásuvka dvojité 16A/230V IP20 zapuštěná
	Světelné obvody / okruhy 1,5mm - pokud není uvedeno jinak
	Hlavní vedení, kabelová trasa, svazek kabelů - NN
	Zásuvkové obvody / okruhy 3x2,5mm - pokud není uvedeno jinak
	Kabelový žlab / lišta - pokud není uvedeno jinak
LH2	VML 120 LK VML 120 LK (1980 lms; 20.0 W)
LH4	VML 320 PT VML 320 PT (2378 lms; 20.0 W)
LH6	VML 340 PT VML 340 PT (4757 lms; 40.0 W)
LN	Nouzové osvětlení: IP55, 900 lms; 1x LED 15W/840
LN7	VML 60 ZN A 60 W 6 470 lm

PŮDORYSNÉ SCHEMA ZIMNÍHO STADIONU - ROZSAH PD



Základní technické údaje:
proudová soustava: 3 + PEN, 400/230V ~ 50Hz, TN-C/S
soudobý příkon: 20 kW
Ochrana před nebezpečným dotykem živých částí:
- izolaci dle ČSN 332000-4-41 ed.3
- kryty dle ČSN 332000-4-41 ed.3
- doplňková proudovými chrániči dle ČSN 33 2000-4-41 ed.3
(v koupelně dle ČSN 33 2000-7-701 ed.2)
Ochrana před nebezpečným dotykem neživých částí:
- odpojením dle ČSN 33 2000-4-41 ed.3
- pospojováním dle ČSN 332000-4-41 ed.3
(v koupelně dle ČSN 33 2000-7-701 ed.2)
- dle ČSN 33 2000-5-54 ed.2
Ochrana proti zkratu a přetížení : pojistky, jističe
Vnější vlivy dle ČSN 33 2000-1 ed. 2:
koupelny - určuje ČSN 33 2000-7-701 ed.2
dle ČSN 33 2000-5-51 ed.3:
strojovny - Dotyk osob s potenciálem země BC3
Schopnost osob BA4
- nebezpečné dle ČSN 33 2000-5-51 ed. 3
Vnější prostory: AA7, AB7, AC1, AD1, AE4, AF2, AG1, AK2, AL2, AN2, AP1, AQ1, AR2, AS2, BA1, BC2, BD1, CA1, CB1 - prostředí venkovní - prostory zvlášť nebezpečné.
Všechny ostatní vnější vlivy jsou v souladu s článkem ZA 4 ČSN 33 2000-5-51 ed. 3 považovány za normální.

AKCE / PROJEKT
**SNÍŽENÍ ENERGETICKÉ NÁROČNOSTI
ZIMNÍHO STADIONU VELKÉ POPOVICE**

Ringhofferova 336, Velké Popovice, 251 69

část / objekt

SO 01

stavebník

TJ Slavoj Velké Popovice, z.s.

Ringhofferova 336
25169 Velké Popovice

projektant

studio mija

Studio Mija, spol. s r.o.,
architektonická a projektová kancelář
Lounských 10, 140 00 Praha 4
(IČ: 26196433, DIČ: CZ26196433)
tel: +420 224 811 552, +420 224 811 562
mobil: +420 777 641 260, 777 644 898
e-mail: mija@studio-mija.cz
http://www.studio-mija.cz

Hlavní inženýr projektu

ING. MIROSLAV JAKOUBEK

architekt

JIRÍ MEZERA

projektant

ING. MIROSLAV JAKOUBEK

projektant části

Ing. Jan Vystyd
Růžová 355/16, 350 02 CHEB
ČKAIT5301026 , IČO: 41 63 26 98; DIČ: CZ65 06 23 0247

razítko a podpis HIP / projektanta části

stupeň projektu

DSP

část projektu

D. 1.4. - TECHNIKA PROSTŘEDÍ STAVBY

dičí část projektu

D. 1.4.b - ELEKTROINSTALACE

datum vydání

03/2021

název výkresu

SITUAČNÍ SCHEMA ROZVODŮ 2NP

měřítko

1:100

formát

4x A4

paré

číslo výkresu

D.1.4.b-03